


配管平面図 S=1:200

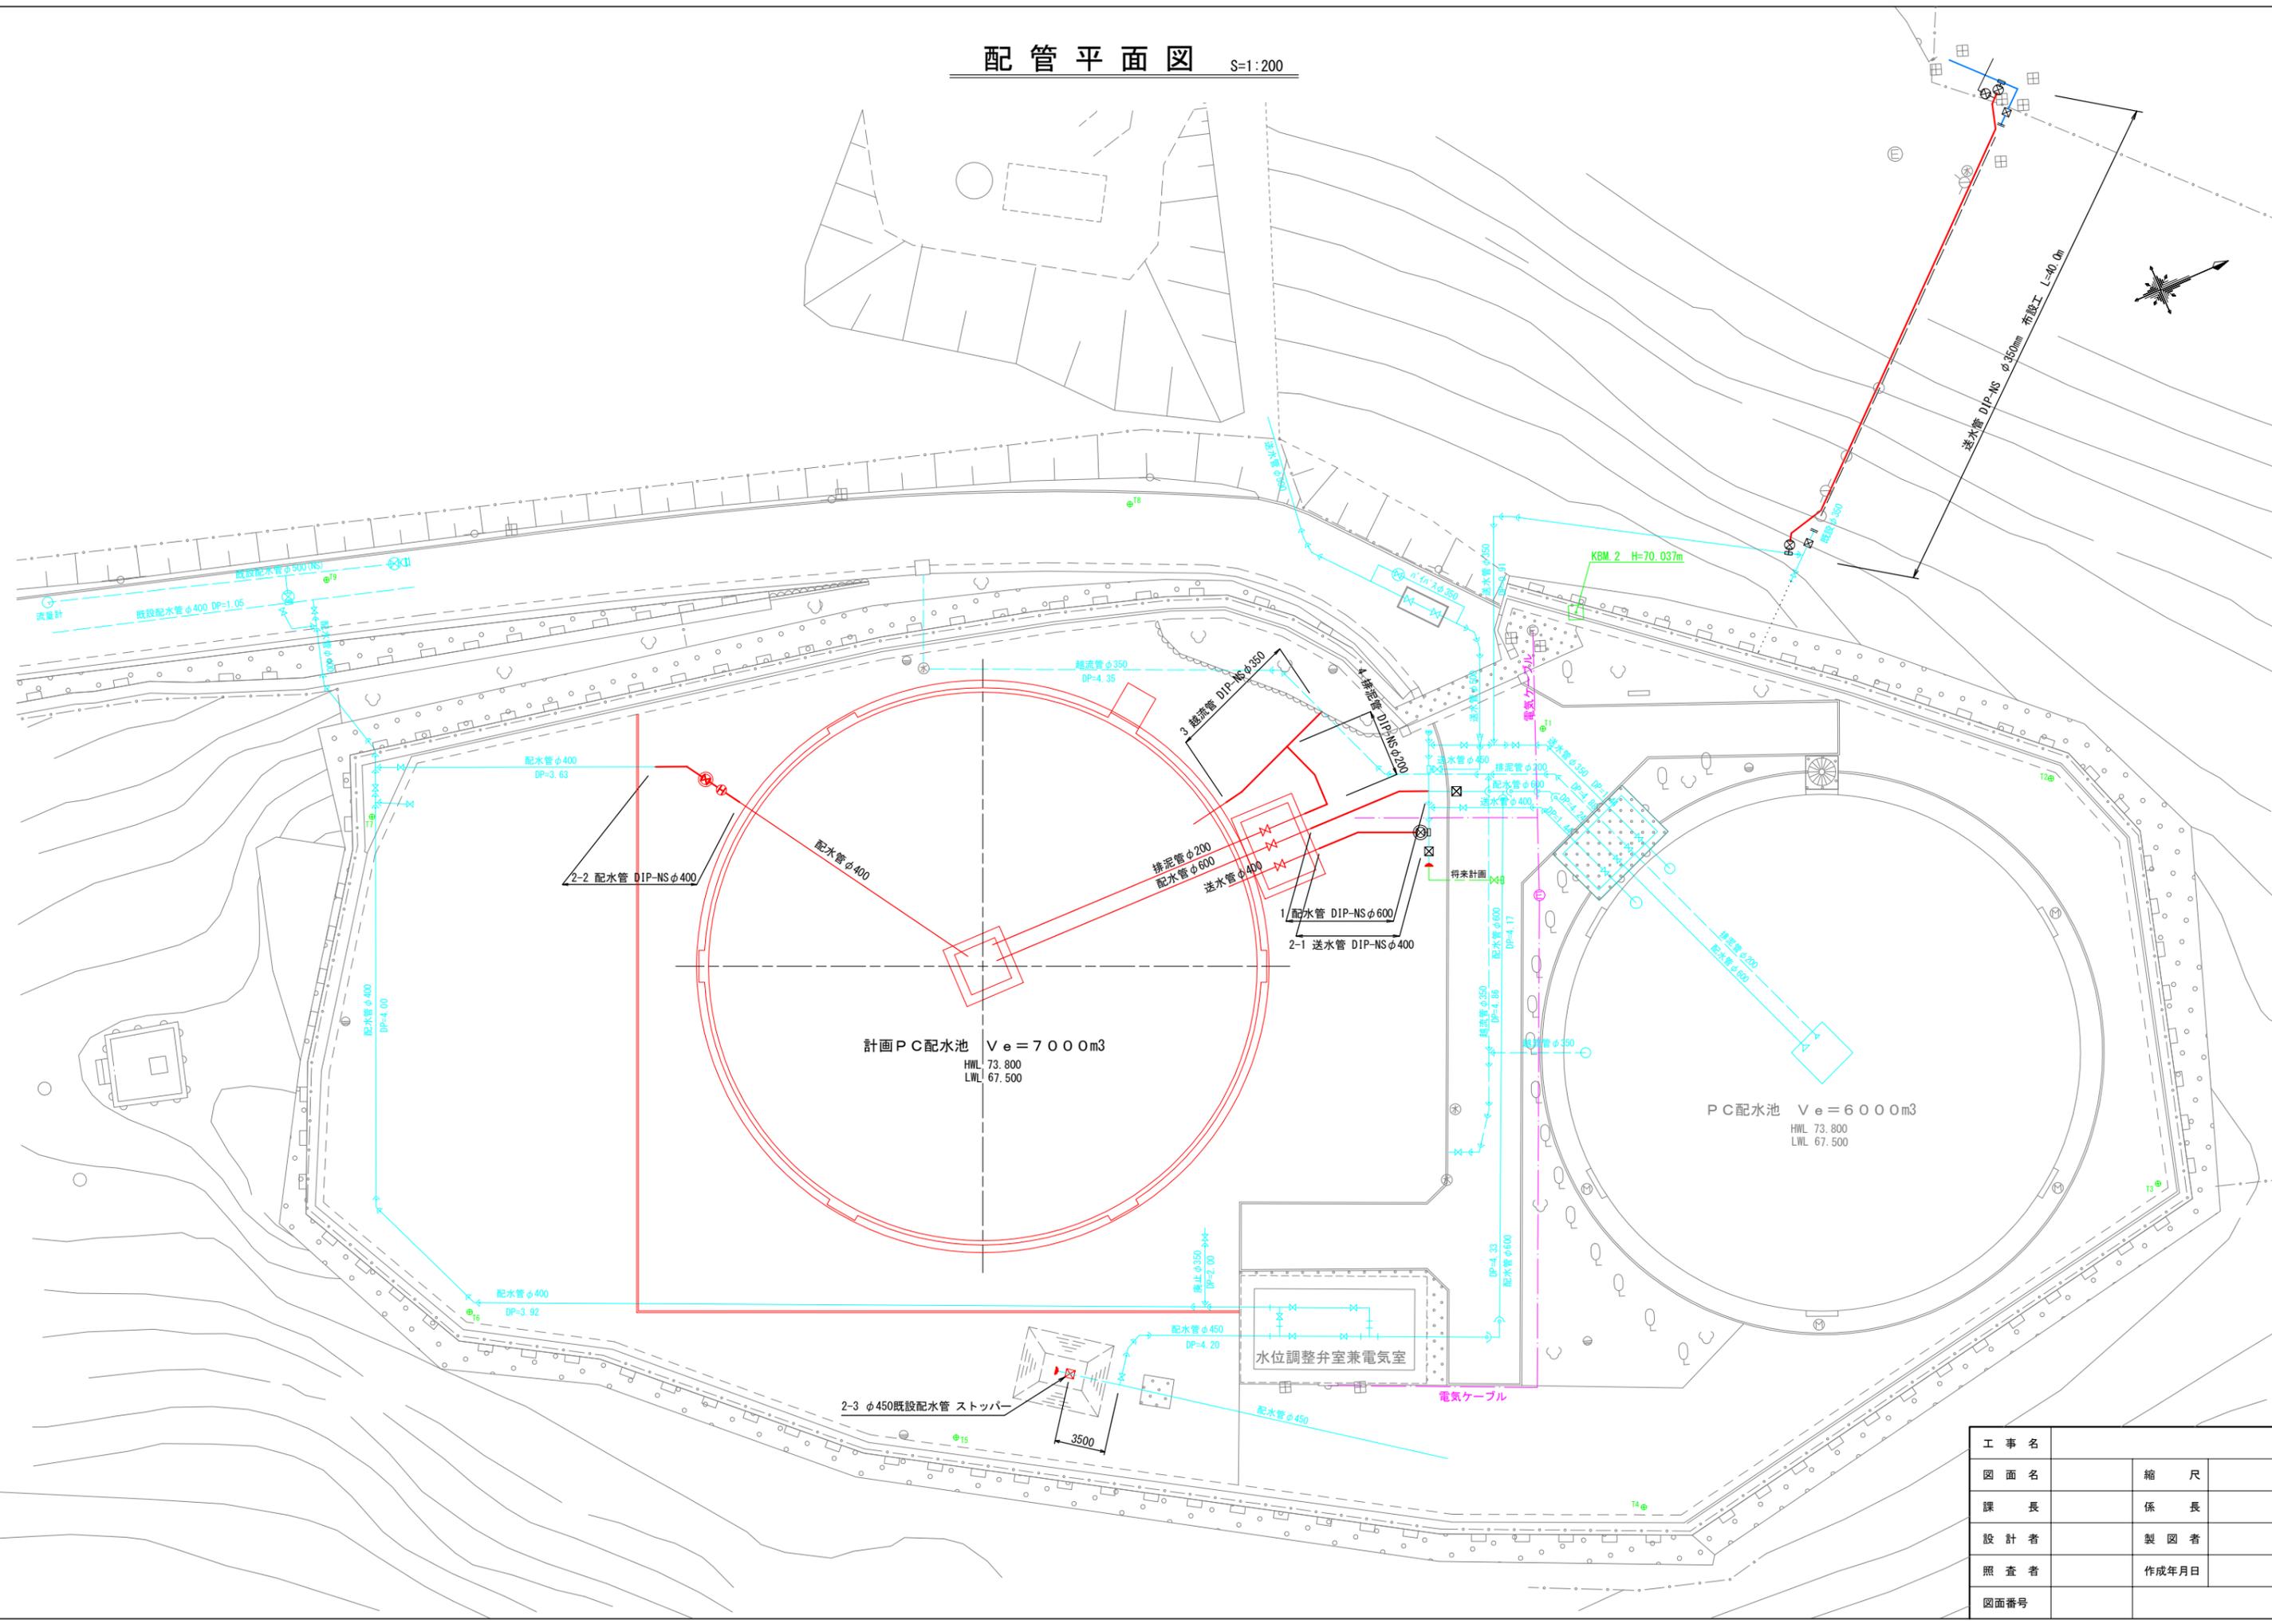

工事名		
図面名	縮尺	
課長	係長	
設計者	製図者	
照査者	作成年月日	
図面番号		